



CITTA' DI TORINO

VICE DIREZIONE GENERALE
SERVIZI TECNICI
COORDINAMENTO EDIFICI SCOLASTICI
SETTORE EDILIZIA SCOLASTICA NUOVE OPERE

Opere di manutenzione straordinaria
per ottenimento C.P.I. in edifici scolastici
(Via Fleming, 20 - Via Isler, 15)

GRUPPO DI LAVORO
www.petelopedip.it
Arch. Andrea MIGNA
Dott. Arch. Marco MASTROTTI
Dott. Arch. Sergio BERTUZZI
Dott. Ing. Marco RICCIARDI

IL PROGETTISTA
Arch. Andrea MIGNA


RESPONSABILE PROCEDIMENTO
E REDAZIONE DI SETTORE
Arch. Imbaldina GIURGO

PROGETTO ESECUTIVO


IMPIANTO ANTINCENDIO
SCHEMA DELLA RETE DI DISTRIBUZIONE

NO. FOLIO	0001	NO. FOLIO TOTALE	0001
NO. FOLIO	0001	NO. FOLIO TOTALE	0001
ESISTENTE
1:100/1:200

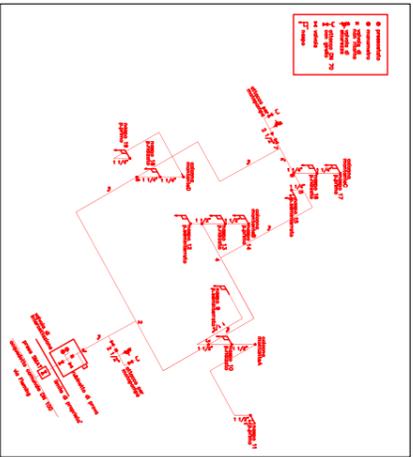


SCHEMA DELL'IMPIANTO CON CARATTERISTICHE GEOMETRICHE

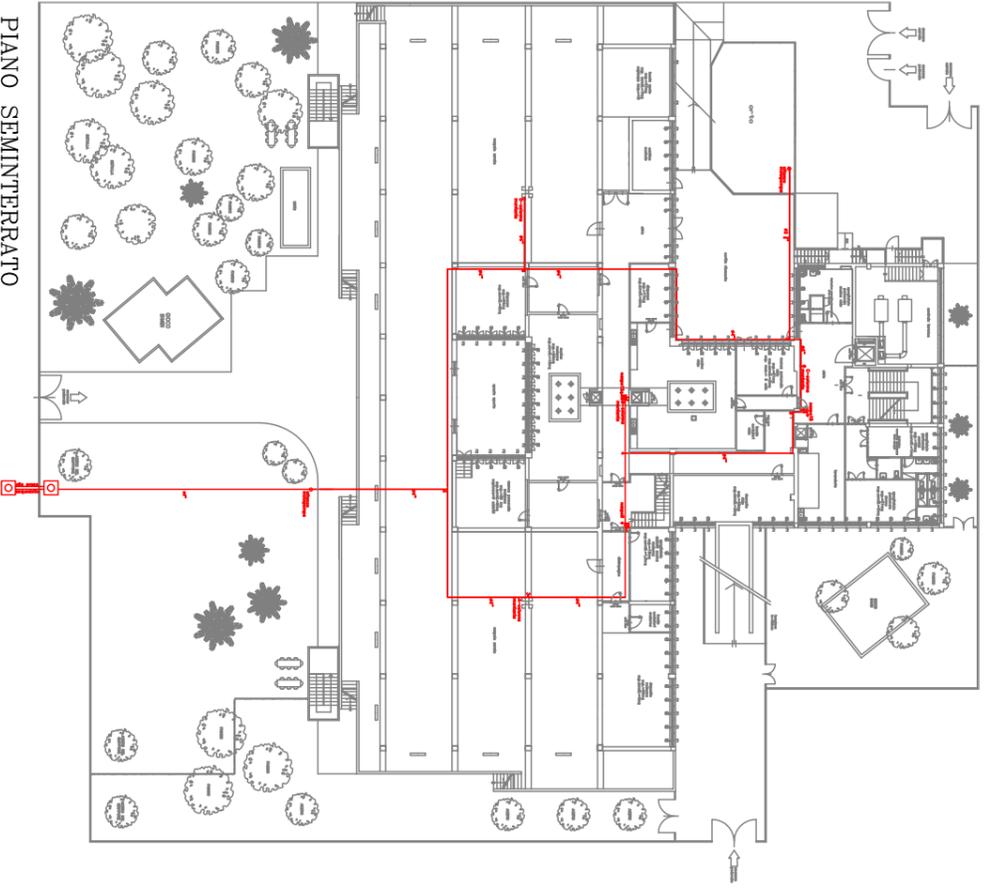


PIANO SEMINTERRATO
Scala 1:200



PIANO RIALZATO
Scala 1:200

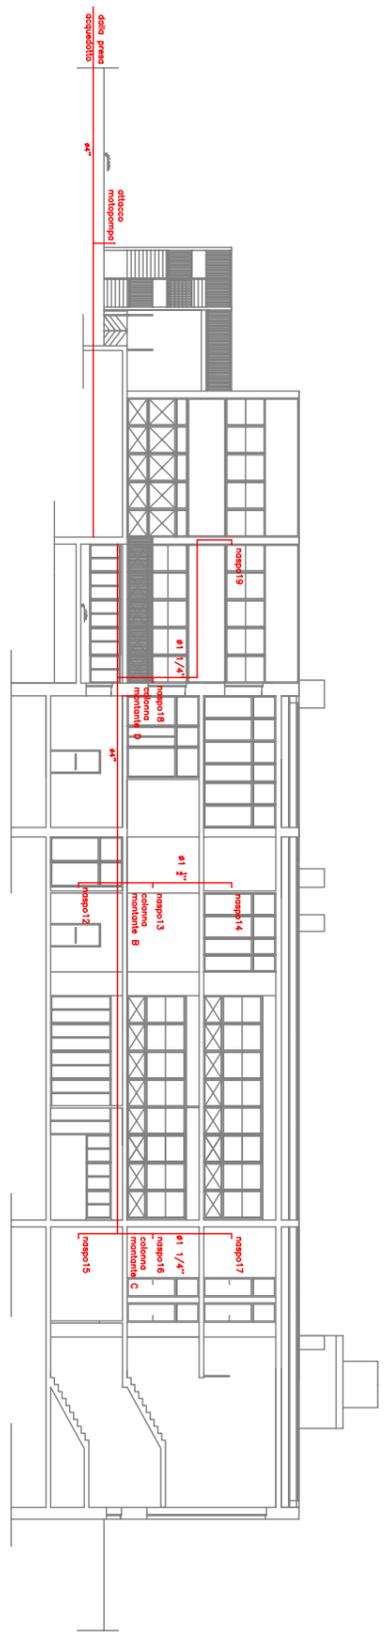

SEZIONE
Scala 1:100

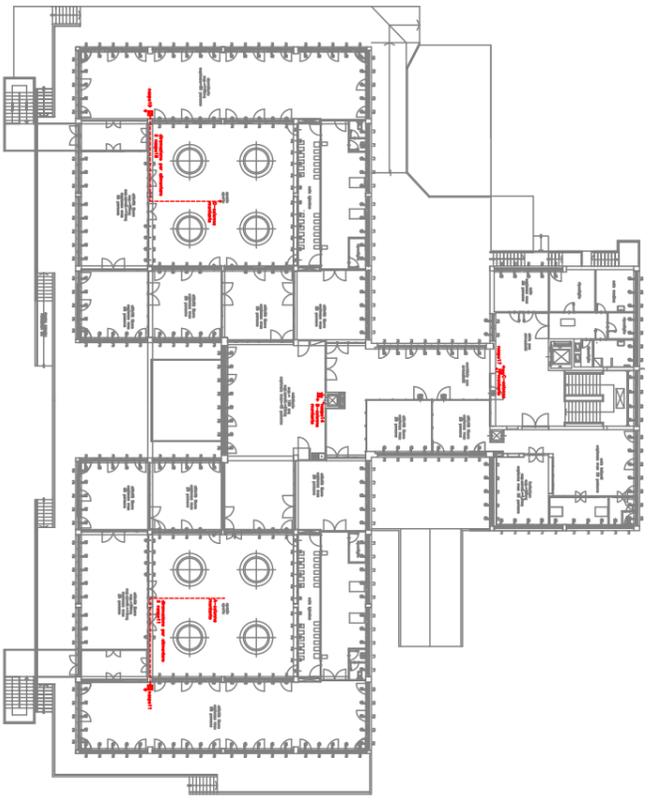

PIANO PRIMO
Scala 1:200