

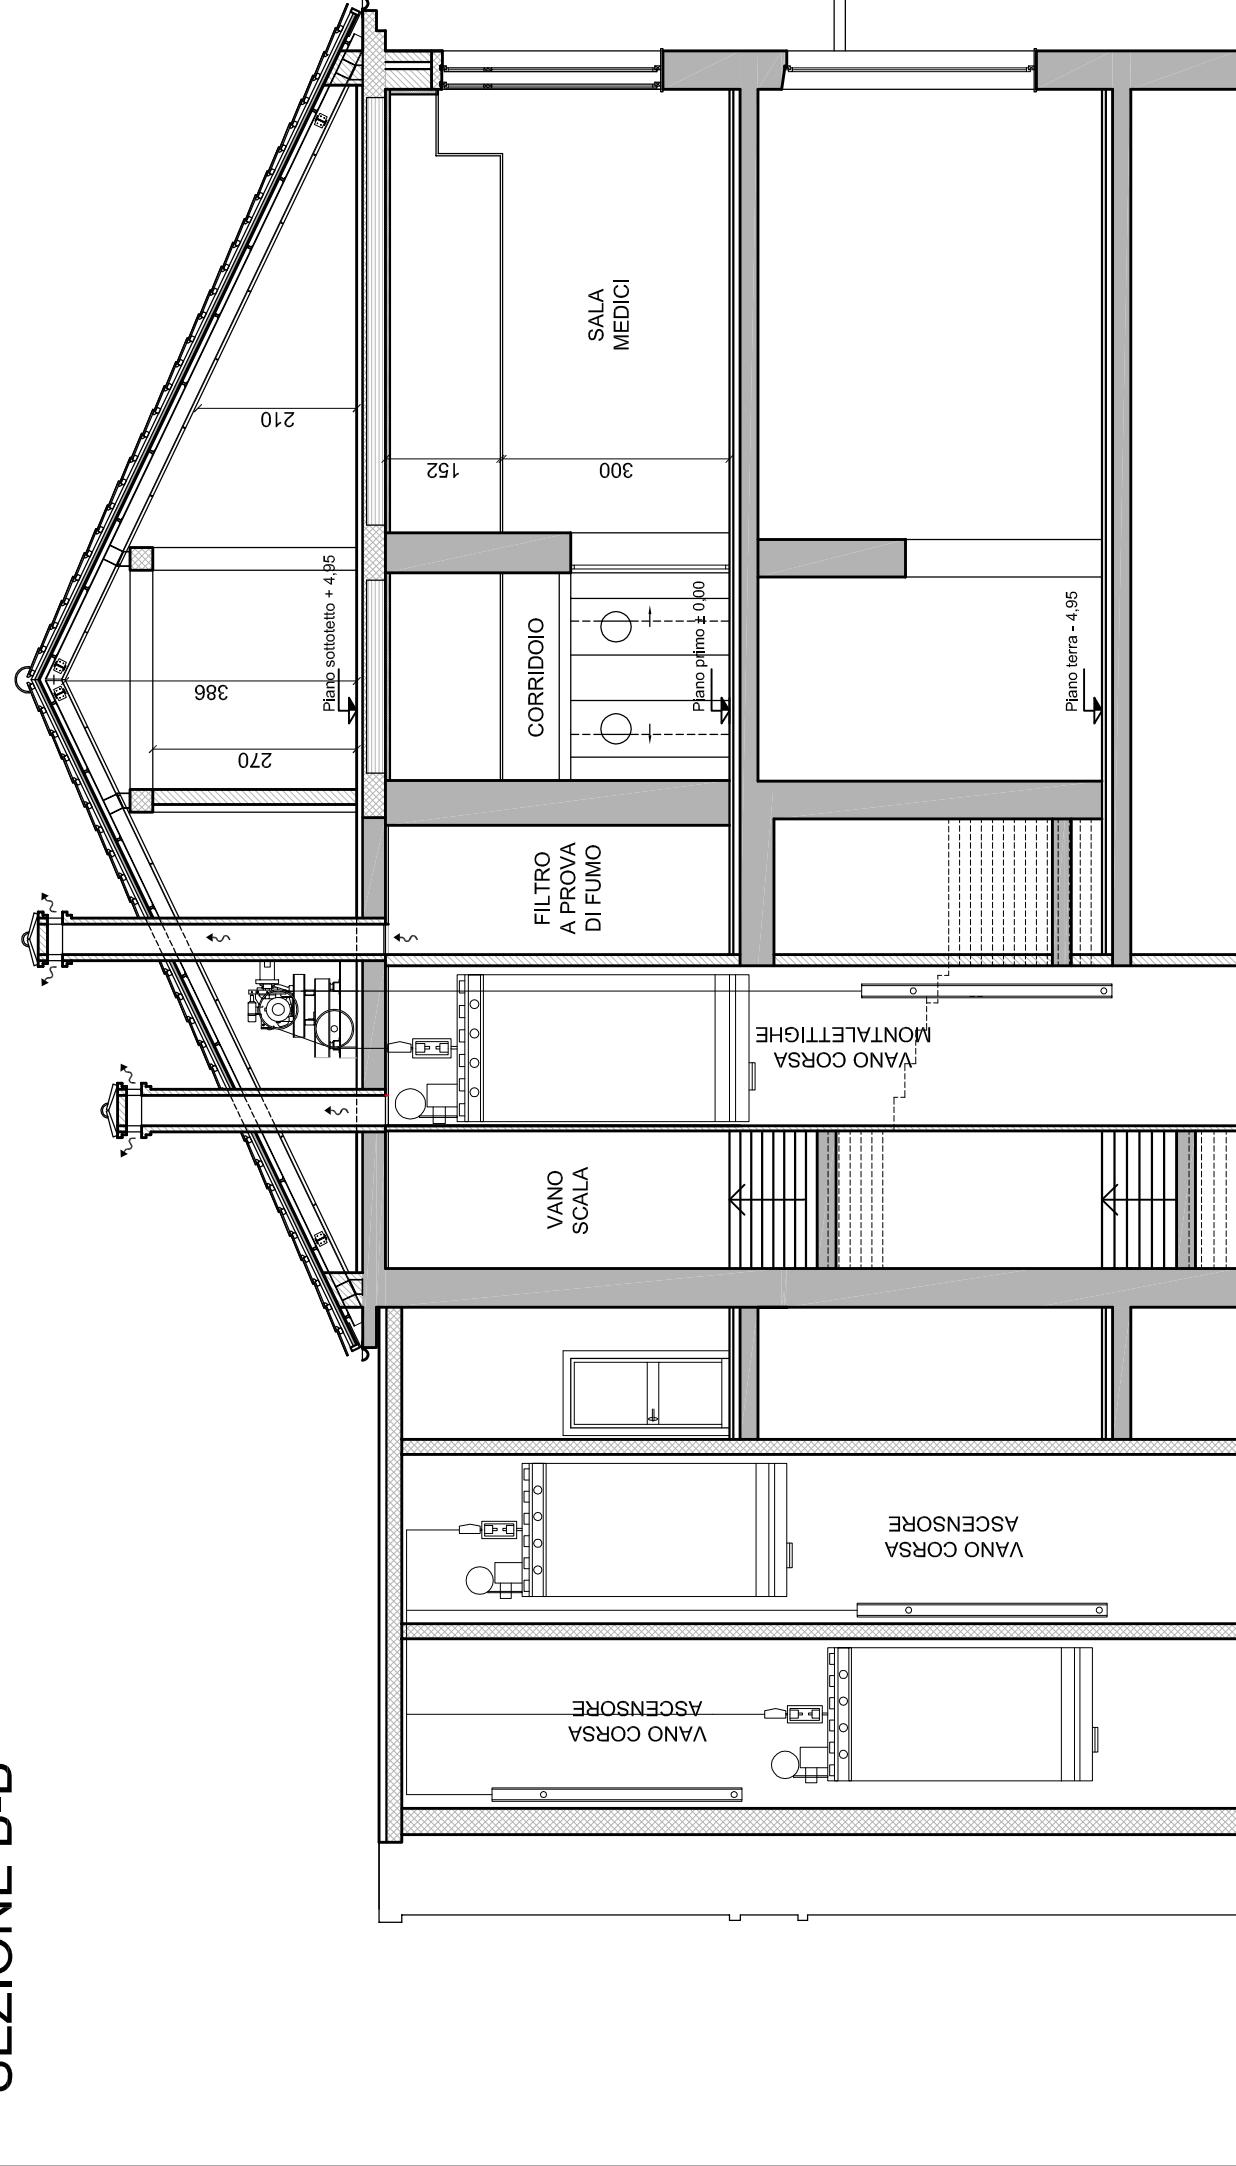
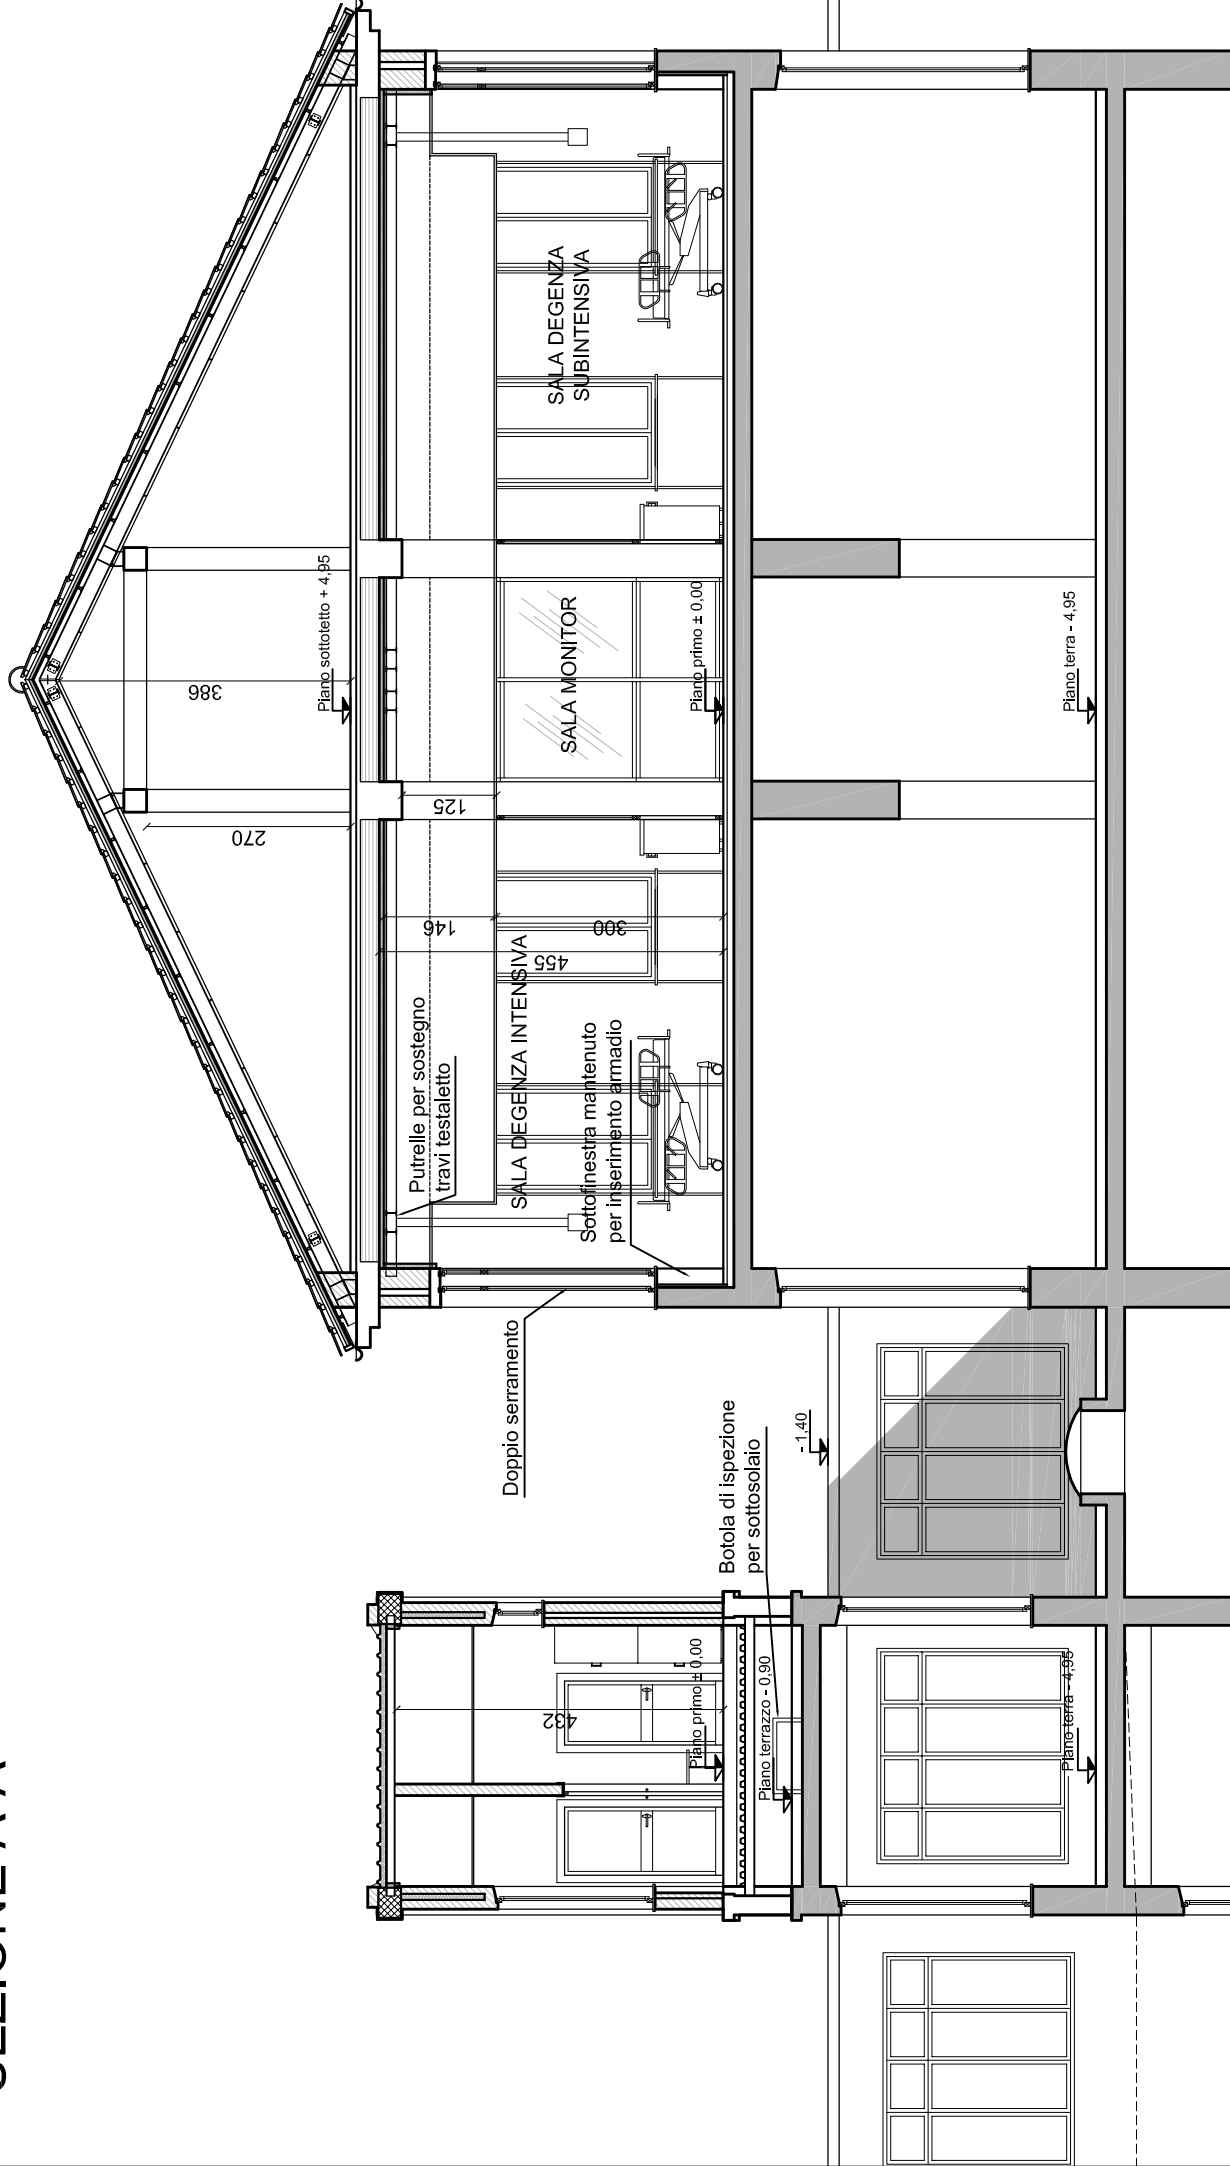


Copertura corridoio piano rialzato

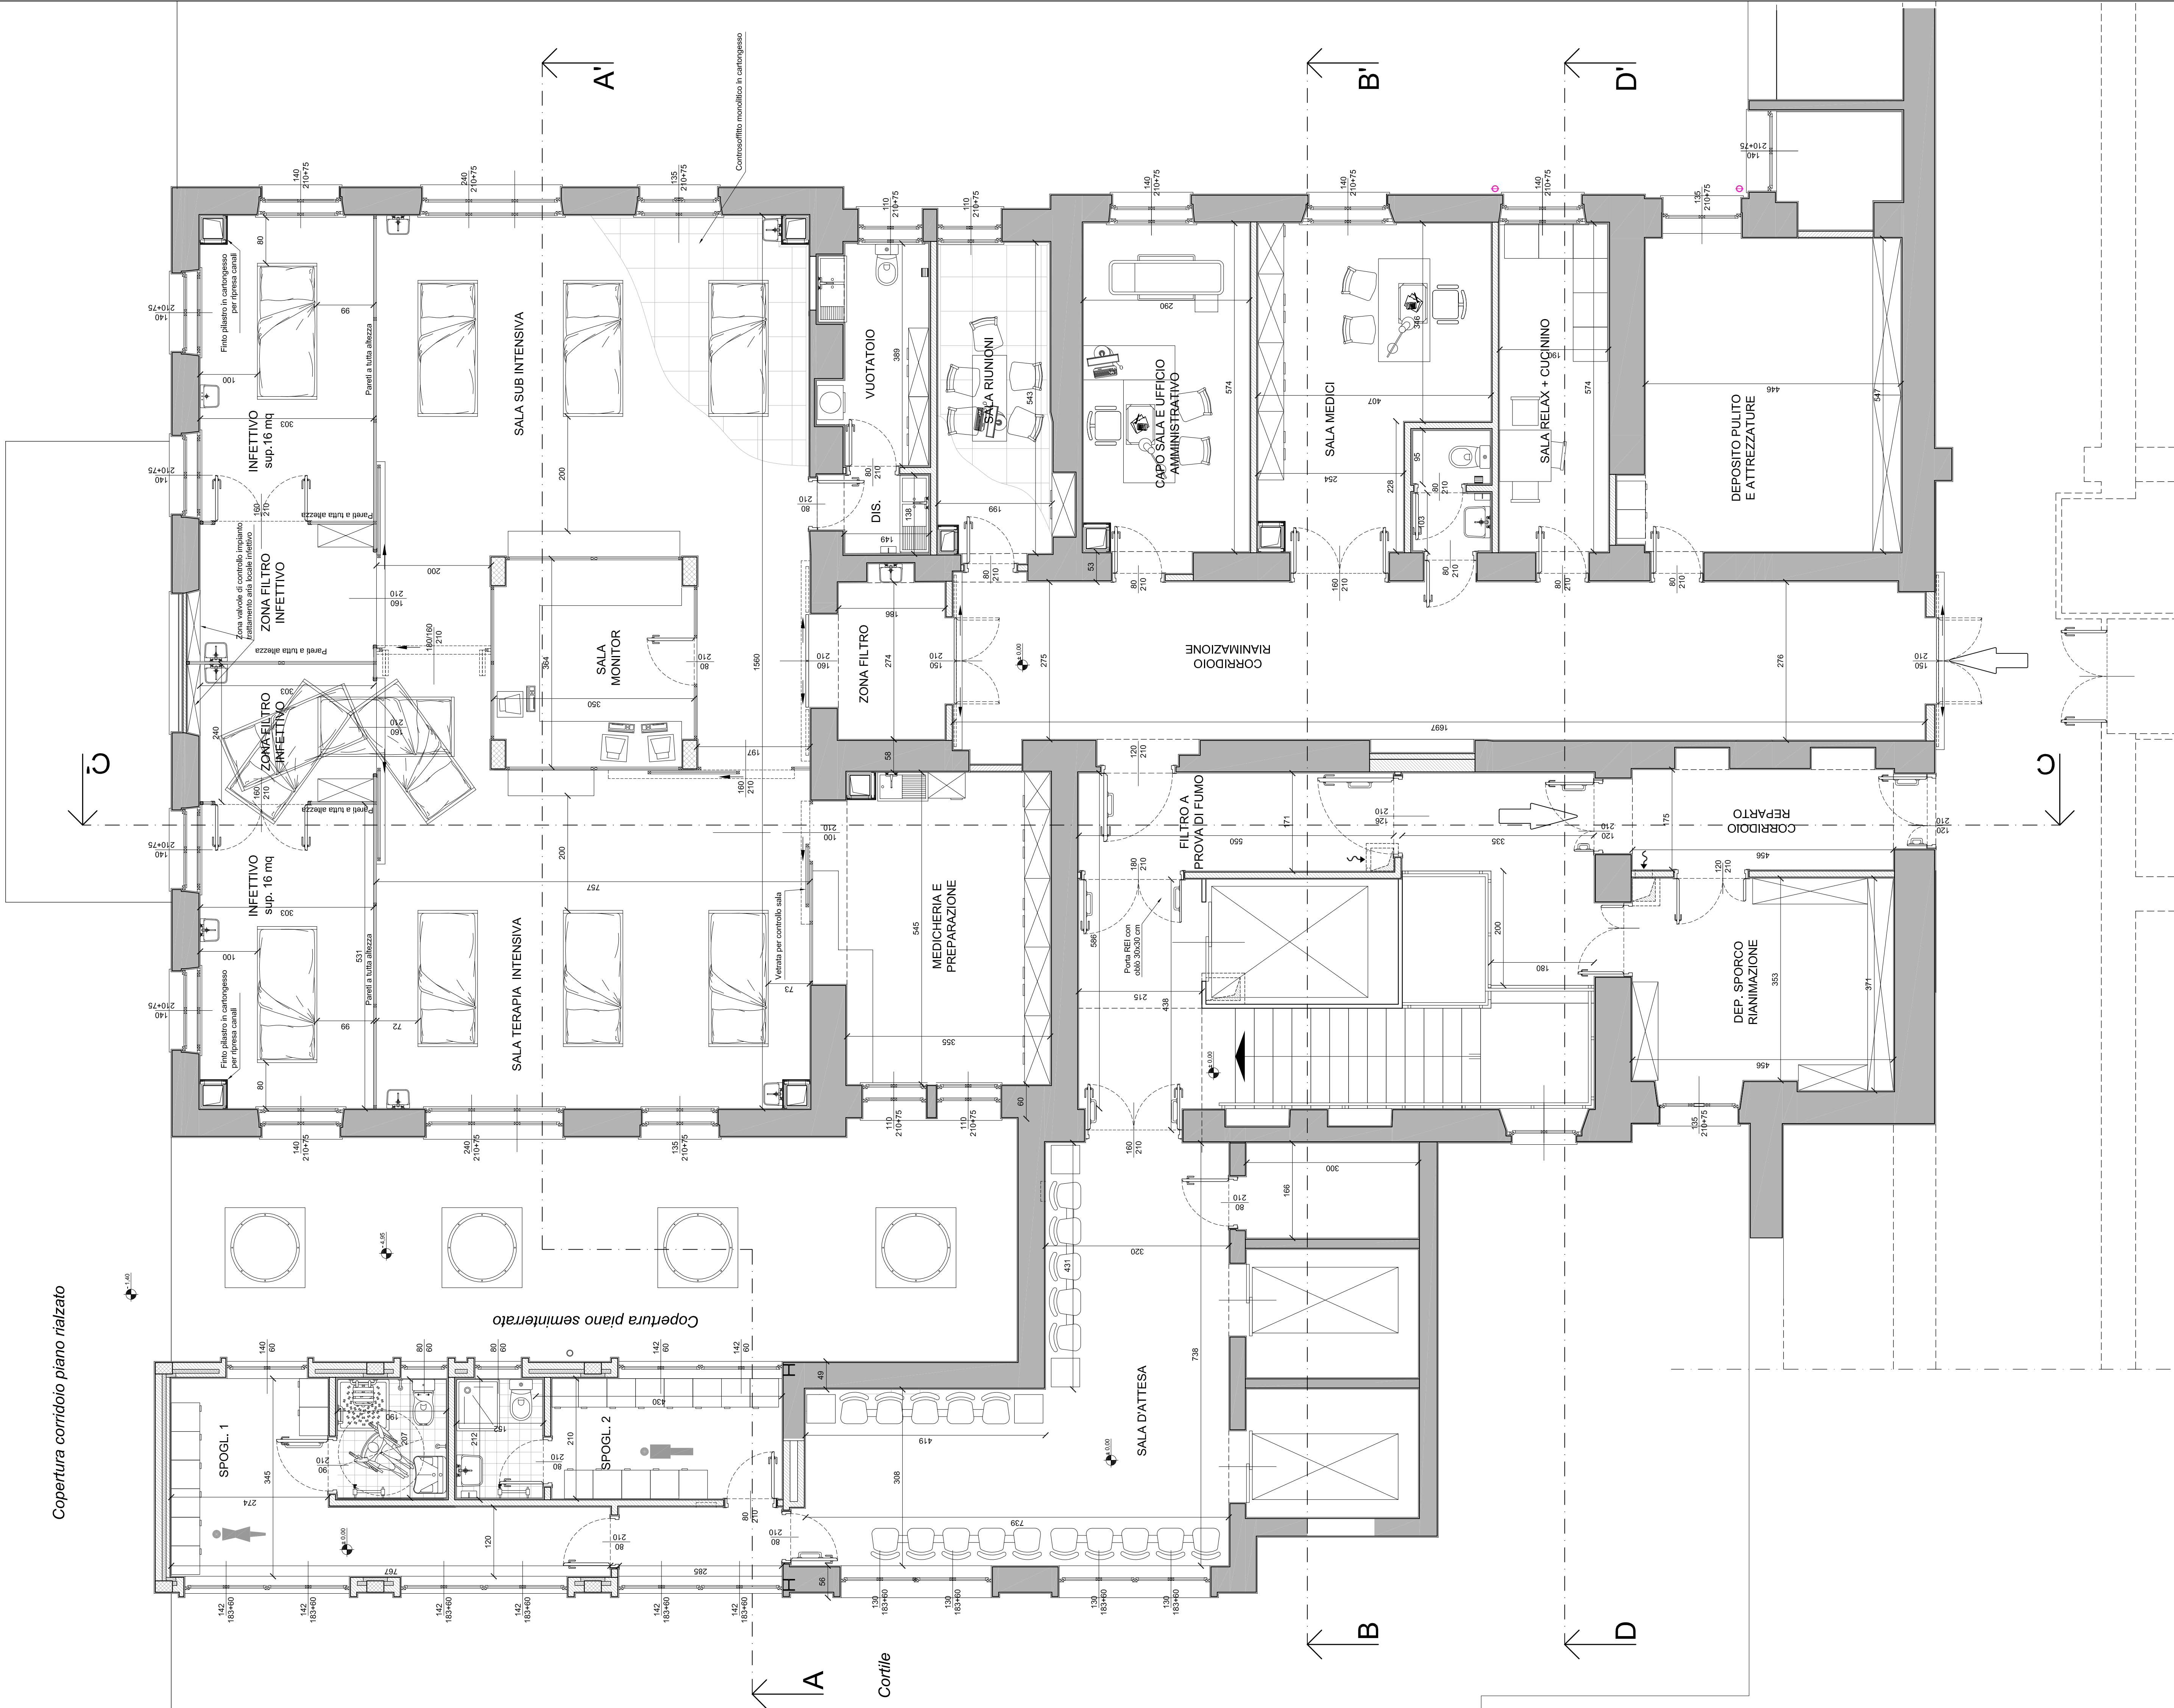

KEY PLAN

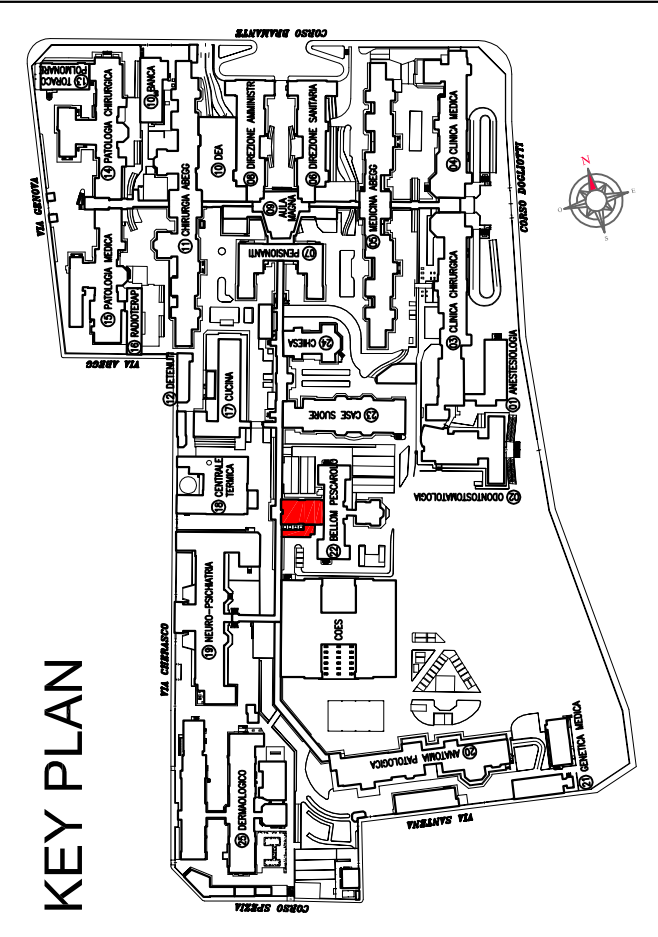

|       |                |                      |                            |
|-------|----------------|----------------------|----------------------------|
| ESE-2 | Ottobre 2014   | Pratica comunale     | Ing. A. Alighi             |
| ESE-1 | 10 Luglio 2014 | Proposta di variante | Ing. M.J. Luzanga          |
| ESE-0 | Dicembre '08   | Progetto esecutivo   | Ing. A. Alighi             |
| DEF-0 | Settembre '08  | Progetto Definitivo  | Ing. M.J. Luzanga          |
| PRE-0 | Luglio 2008    | Fase Preliminare     | Ing. A. Alighi             |
| Rev.  | Data           | Descrizione          | Redatto da<br>Approvato da |

REGIONE PIEMONTE  
SERVIZIO SANITARIO NAZIONALE

AZIENDA OSPEDALIERO - UNIVERSITARIA  
CITTÀ DELLA SALUTE E DELLA SCIENZA  
C.so Bramante n°88-90 - TORINO

OSPEDALE MOLINETTE

PROGETTO DI AMPLIAMENTO E RIORDINO GENERALE  
(Finanziamento ex art.20 - Legge 67/84 - Spesa a base)  
(Accordo di programma 22.04.2008 - D.C.R. n. 131-23046 del 19.06.2007)

PRESIDIO MOLINETTE  
Realizzazione terapia intensiva e subintensiva  
(dott. A. Ducati)

PROGETTO ESECUTIVO  
Perizia di Variante

Tavola:  
**A4**  
Oggetto: PROGETTO ARCHITETTONICO  
Pianta piano primo  
Sezione A-A' e Sezione B-B'

Scale: 1:100  
Data: 28 luglio 2008  
Data rev: 2-ESE Ottobre 2014  
File: 0625-ESE-M\_A1-12.dwg  
Layout: A4-2

AMMINISTRAZIONE  
Direttore S.C. Tecnico: Paolo MELCHIOR  
Responsabile del procedimento: Gian Piero ALBERGO  
Progettista: Roberto BIANCHI  
Direttore Sanitario: Dr. S. FALCO  
Direttore Amministrativo: Dr.ssa ANDREANA BOSSOLA

PROGETTAZIONE  
**A** PROGETTO ARCHITETTONICO - Studio di Progetto e Progetto Esecutivo - Ing. A. Alighi  
**B** PROGETTO STRUTTURALE - Studio di Progetto e Progetto Esecutivo - Ing. A. Alighi  
**C** PROGETTO IMPIANTISTICO - Studio di Progetto e Progetto Esecutivo - Ing. A. Alighi  
**D** PROGETTO IMPIANTISTICO - Studio di Progetto e Progetto Esecutivo - Ing. A. Alighi  
**E** IMPIANTI ELETTRICI E SUE RELATIVE - Studio di Progetto e Progetto Esecutivo - Ing. R. Mendicino  
**F** IMPIANTI ELETTRICI E SUE RELATIVE - Studio di Progetto e Progetto Esecutivo - Ing. R. Mendicino  
**G** IMPIANTI ELETTRICI E SUE RELATIVE - Studio di Progetto e Progetto Esecutivo - Ing. R. Mendicino  
**H** IMPIANTI ELETTRICI E SUE RELATIVE - Studio di Progetto e Progetto Esecutivo - Ing. R. Mendicino  
**I** IMPIANTI ELETTRICI E SUE RELATIVE - Studio di Progetto e Progetto Esecutivo - Ing. R. Mendicino  
**L** IMPIANTI ELETTRICI E SUE RELATIVE - Studio di Progetto e Progetto Esecutivo - Ing. R. Mendicino  
**M** IMPIANTI ELETTRICI E SUE RELATIVE - Studio di Progetto e Progetto Esecutivo - Ing. R. Mendicino  
**N** IMPIANTI ELETTRICI E SUE RELATIVE - Studio di Progetto e Progetto Esecutivo - Ing. R. Mendicino  
**O** IMPIANTI ELETTRICI E SUE RELATIVE - Studio di Progetto e Progetto Esecutivo - Ing. R. Mendicino  
**P** IMPIANTI ELETTRICI E SUE RELATIVE - Studio di Progetto e Progetto Esecutivo - Ing. R. Mendicino  
**Q** IMPIANTI ELETTRICI E SUE RELATIVE - Studio di Progetto e Progetto Esecutivo - Ing. R. Mendicino  
**R** IMPIANTI ELETTRICI E SUE RELATIVE - Studio di Progetto e Progetto Esecutivo - Ing. R. Mendicino  
**S** IMPIANTI ELETTRICI E SUE RELATIVE - Studio di Progetto e Progetto Esecutivo - Ing. R. Mendicino  
**T** IMPIANTI ELETTRICI E SUE RELATIVE - Studio di Progetto e Progetto Esecutivo - Ing. R. Mendicino  
**U** IMPIANTI ELETTRICI E SUE RELATIVE - Studio di Progetto e Progetto Esecutivo - Ing. R. Mendicino  
**V** IMPIANTI ELETTRICI E SUE RELATIVE - Studio di Progetto e Progetto Esecutivo - Ing. R. Mendicino  
**W** IMPIANTI ELETTRICI E SUE RELATIVE - Studio di Progetto e Progetto Esecutivo - Ing. R. Mendicino  
**X** IMPIANTI ELETTRICI E SUE RELATIVE - Studio di Progetto e Progetto Esecutivo - Ing. R. Mendicino  
**Y** IMPIANTI ELETTRICI E SUE RELATIVE - Studio di Progetto e Progetto Esecutivo - Ing. R. Mendicino  
**Z** IMPIANTI ELETTRICI E SUE RELATIVE - Studio di Progetto e Progetto Esecutivo - Ing. R. Mendicino